


# ZAKŁAD RADIOLOGII BI."B" – 1p.

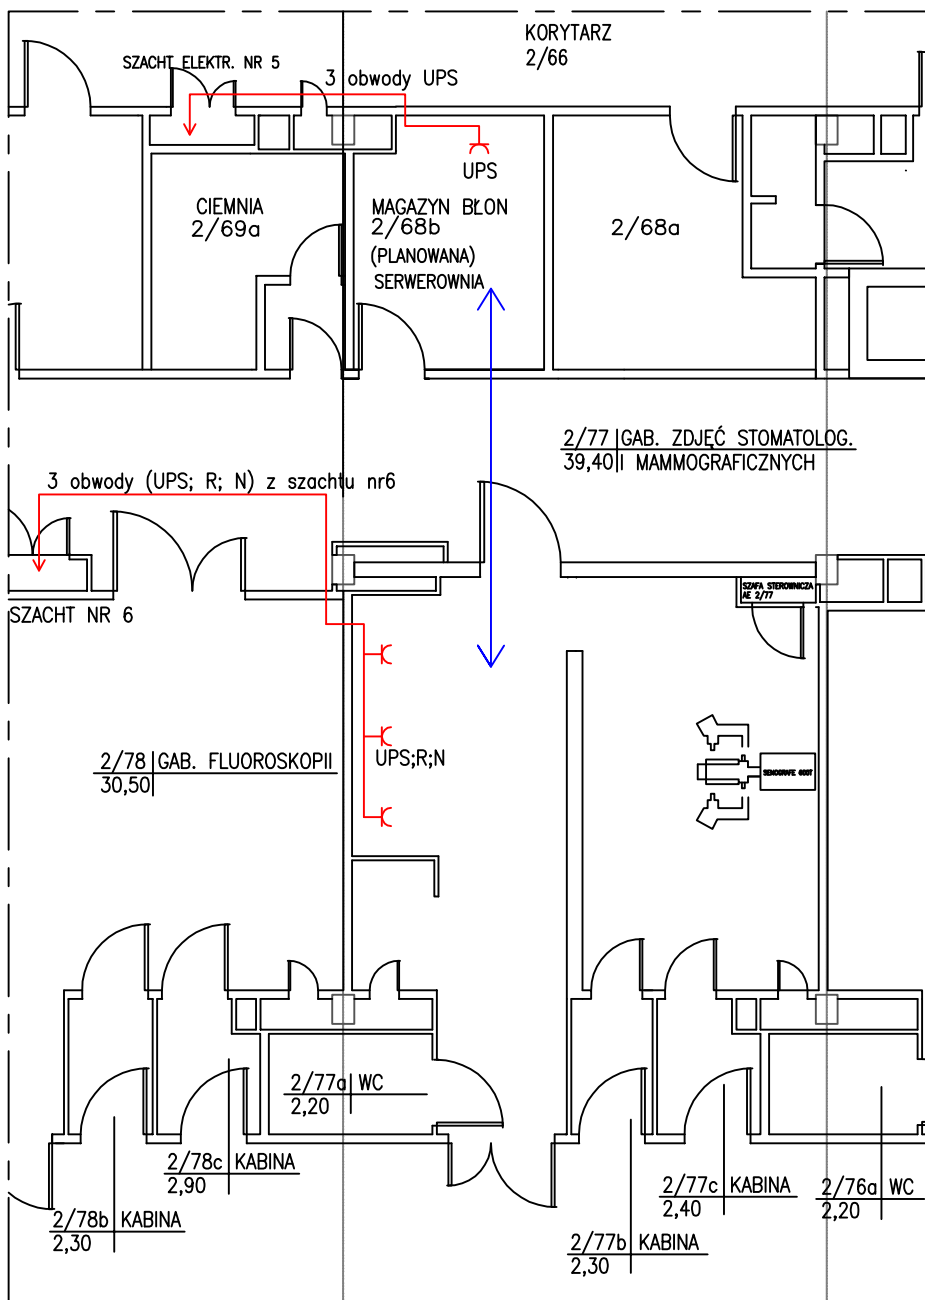

N zasilanie z obwodu nierezwowanego

R zasilanie z obwodu rezerwowanego

U zasilanie z obwodu UPS

SKALA 1:50

Sprawdził	Zatwierdził	Data		Skala
Właściciel SAMODZIELNY PUBLICZNY SZPITAL WOJEWÓDZKI IM. PAPIEŻA JANA PAWŁA II W ZAMOŚCIU		ZAKŁAD RADIOLOGII BI."B" – 1p. DOSTOSOWANIE INSTALACJI ELEKTRYCZNYCH DLA POTRZEB MAMMOGRAFII KOMPUTEROWEJ		