


ODDZIAŁ REHABILITACJI – TECHNOLOGIA BUDYNEK WOLNOSTOJĄCY

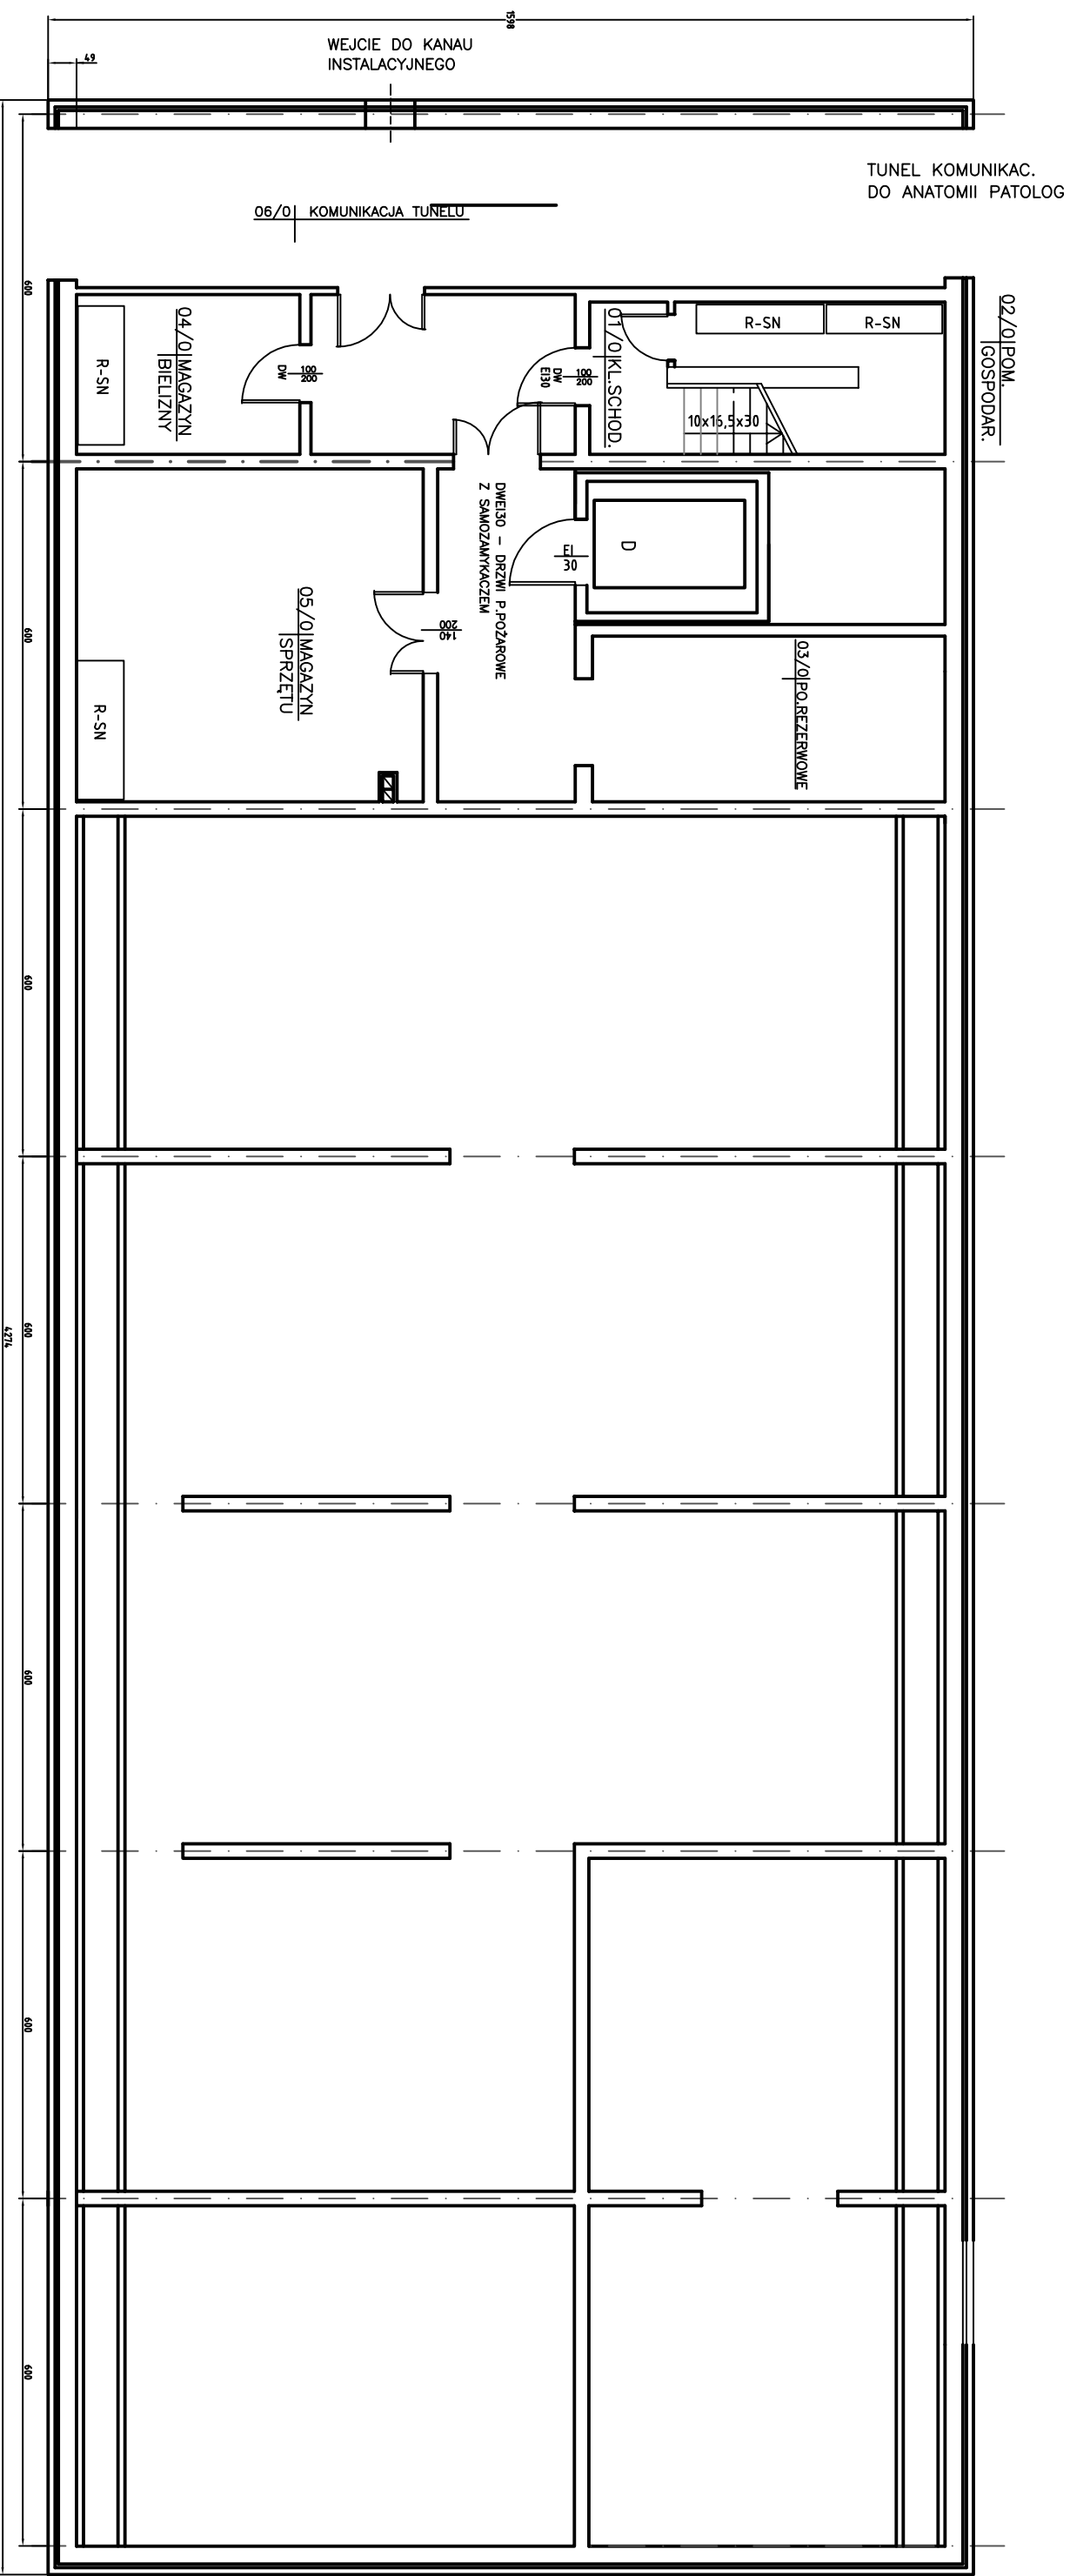

UZGODNIENIA P.POŻAROWE

D – dźwig osobowy elektryczny
bez maszynowni (wg,pkt.8)
wytyczne ogólne w Opisie Technicznym

Zamawiający: Samodzielny Publiczny Szpital Wojewódzki im. Popieła Jana Pawła II w Zamosciu		Numer ewidencyjny	
Objekt:	ODDZIAŁ REHABILITACJI	Studium: TECHNOLOGIA	
Nazwa rysunku:	Rzut piwnicy	Branża: TECHNOLOGIA	
Wyszczególnienie:	Nazwisko i imię	Data	Podpis
Opracował:	mgr inż. Stanisław Plechowski		
Asystent:	Nr upr. ANB-513/19/83		
	mgr inż. Ryszard Włodarczyk		
	Nr upr. UANB-II-7342/87/92		
			Skala 1:50
			Nr rys. 7